
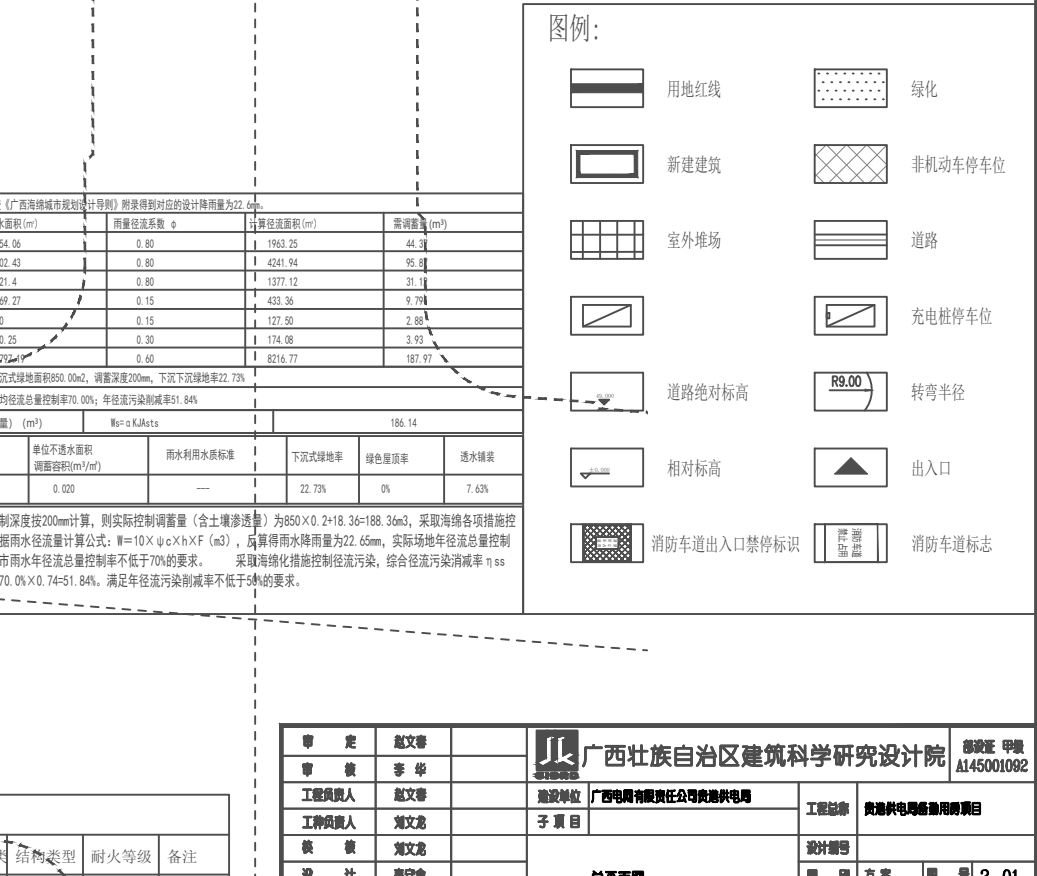
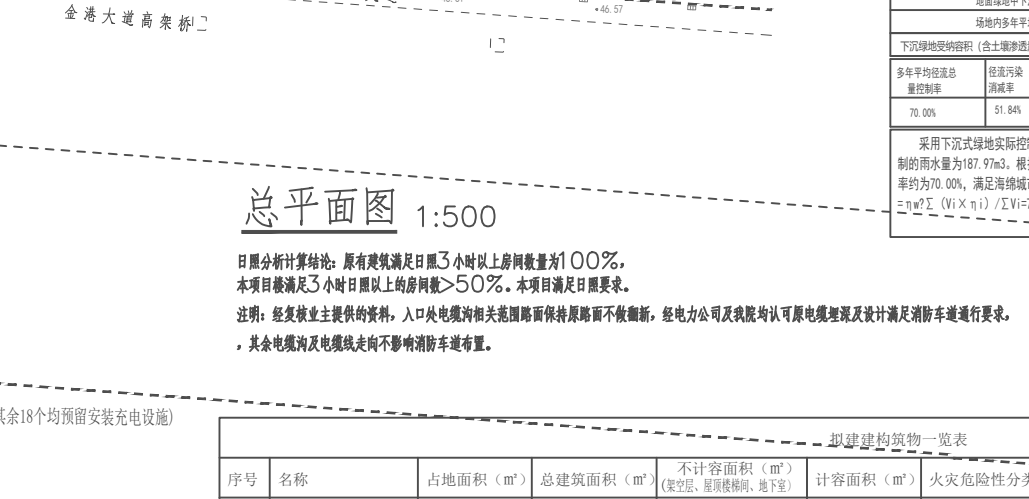
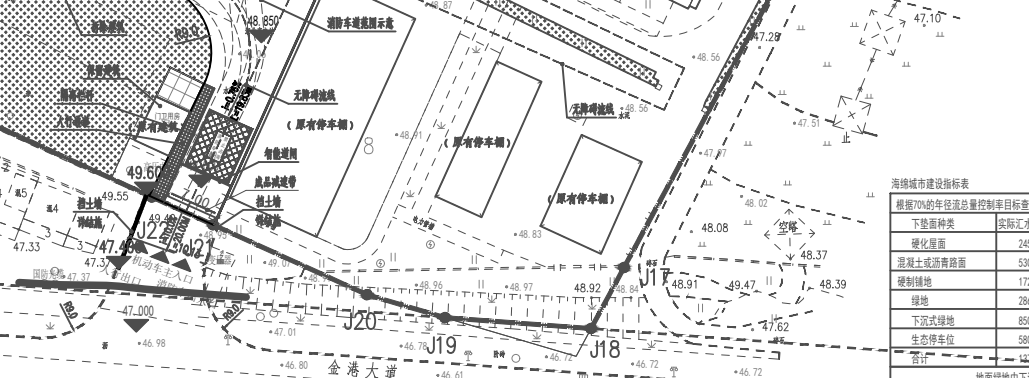
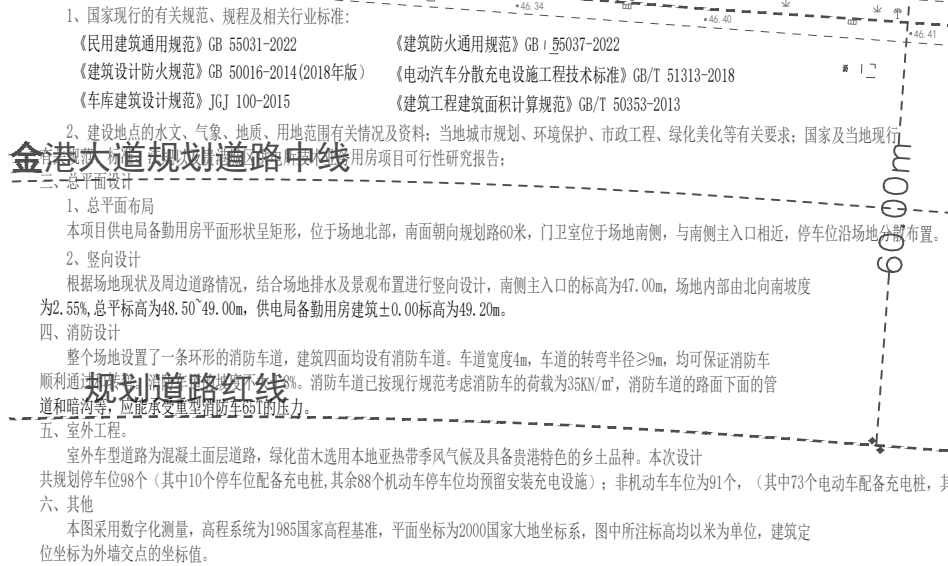
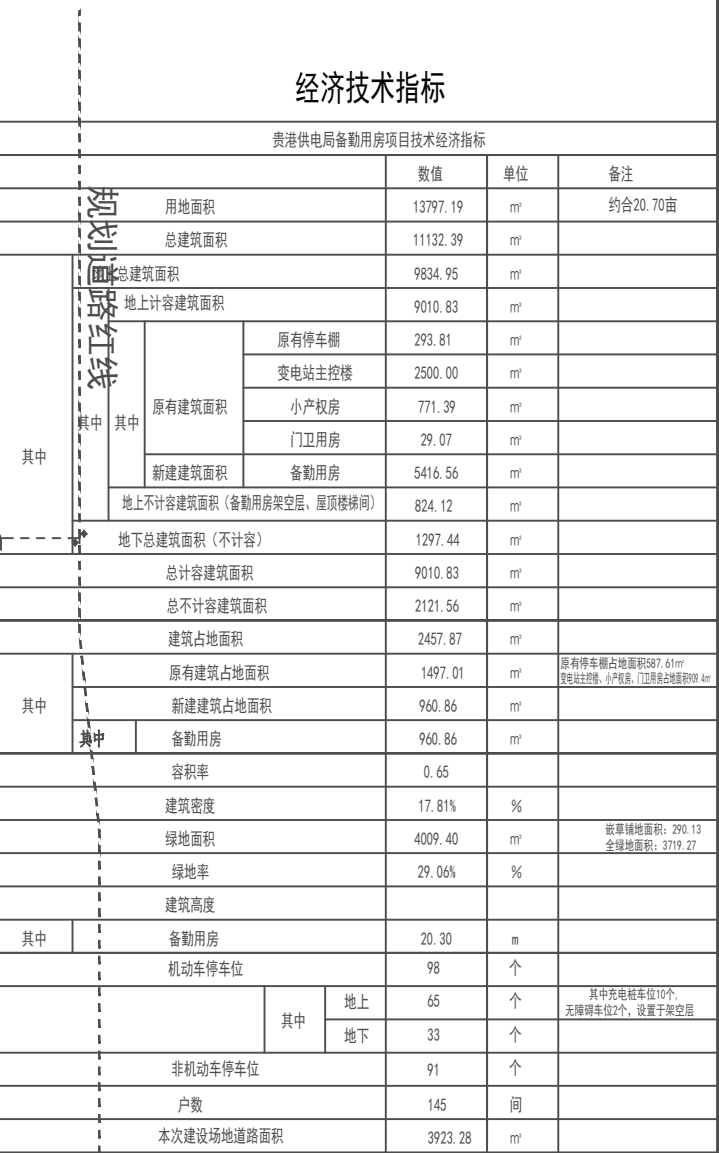


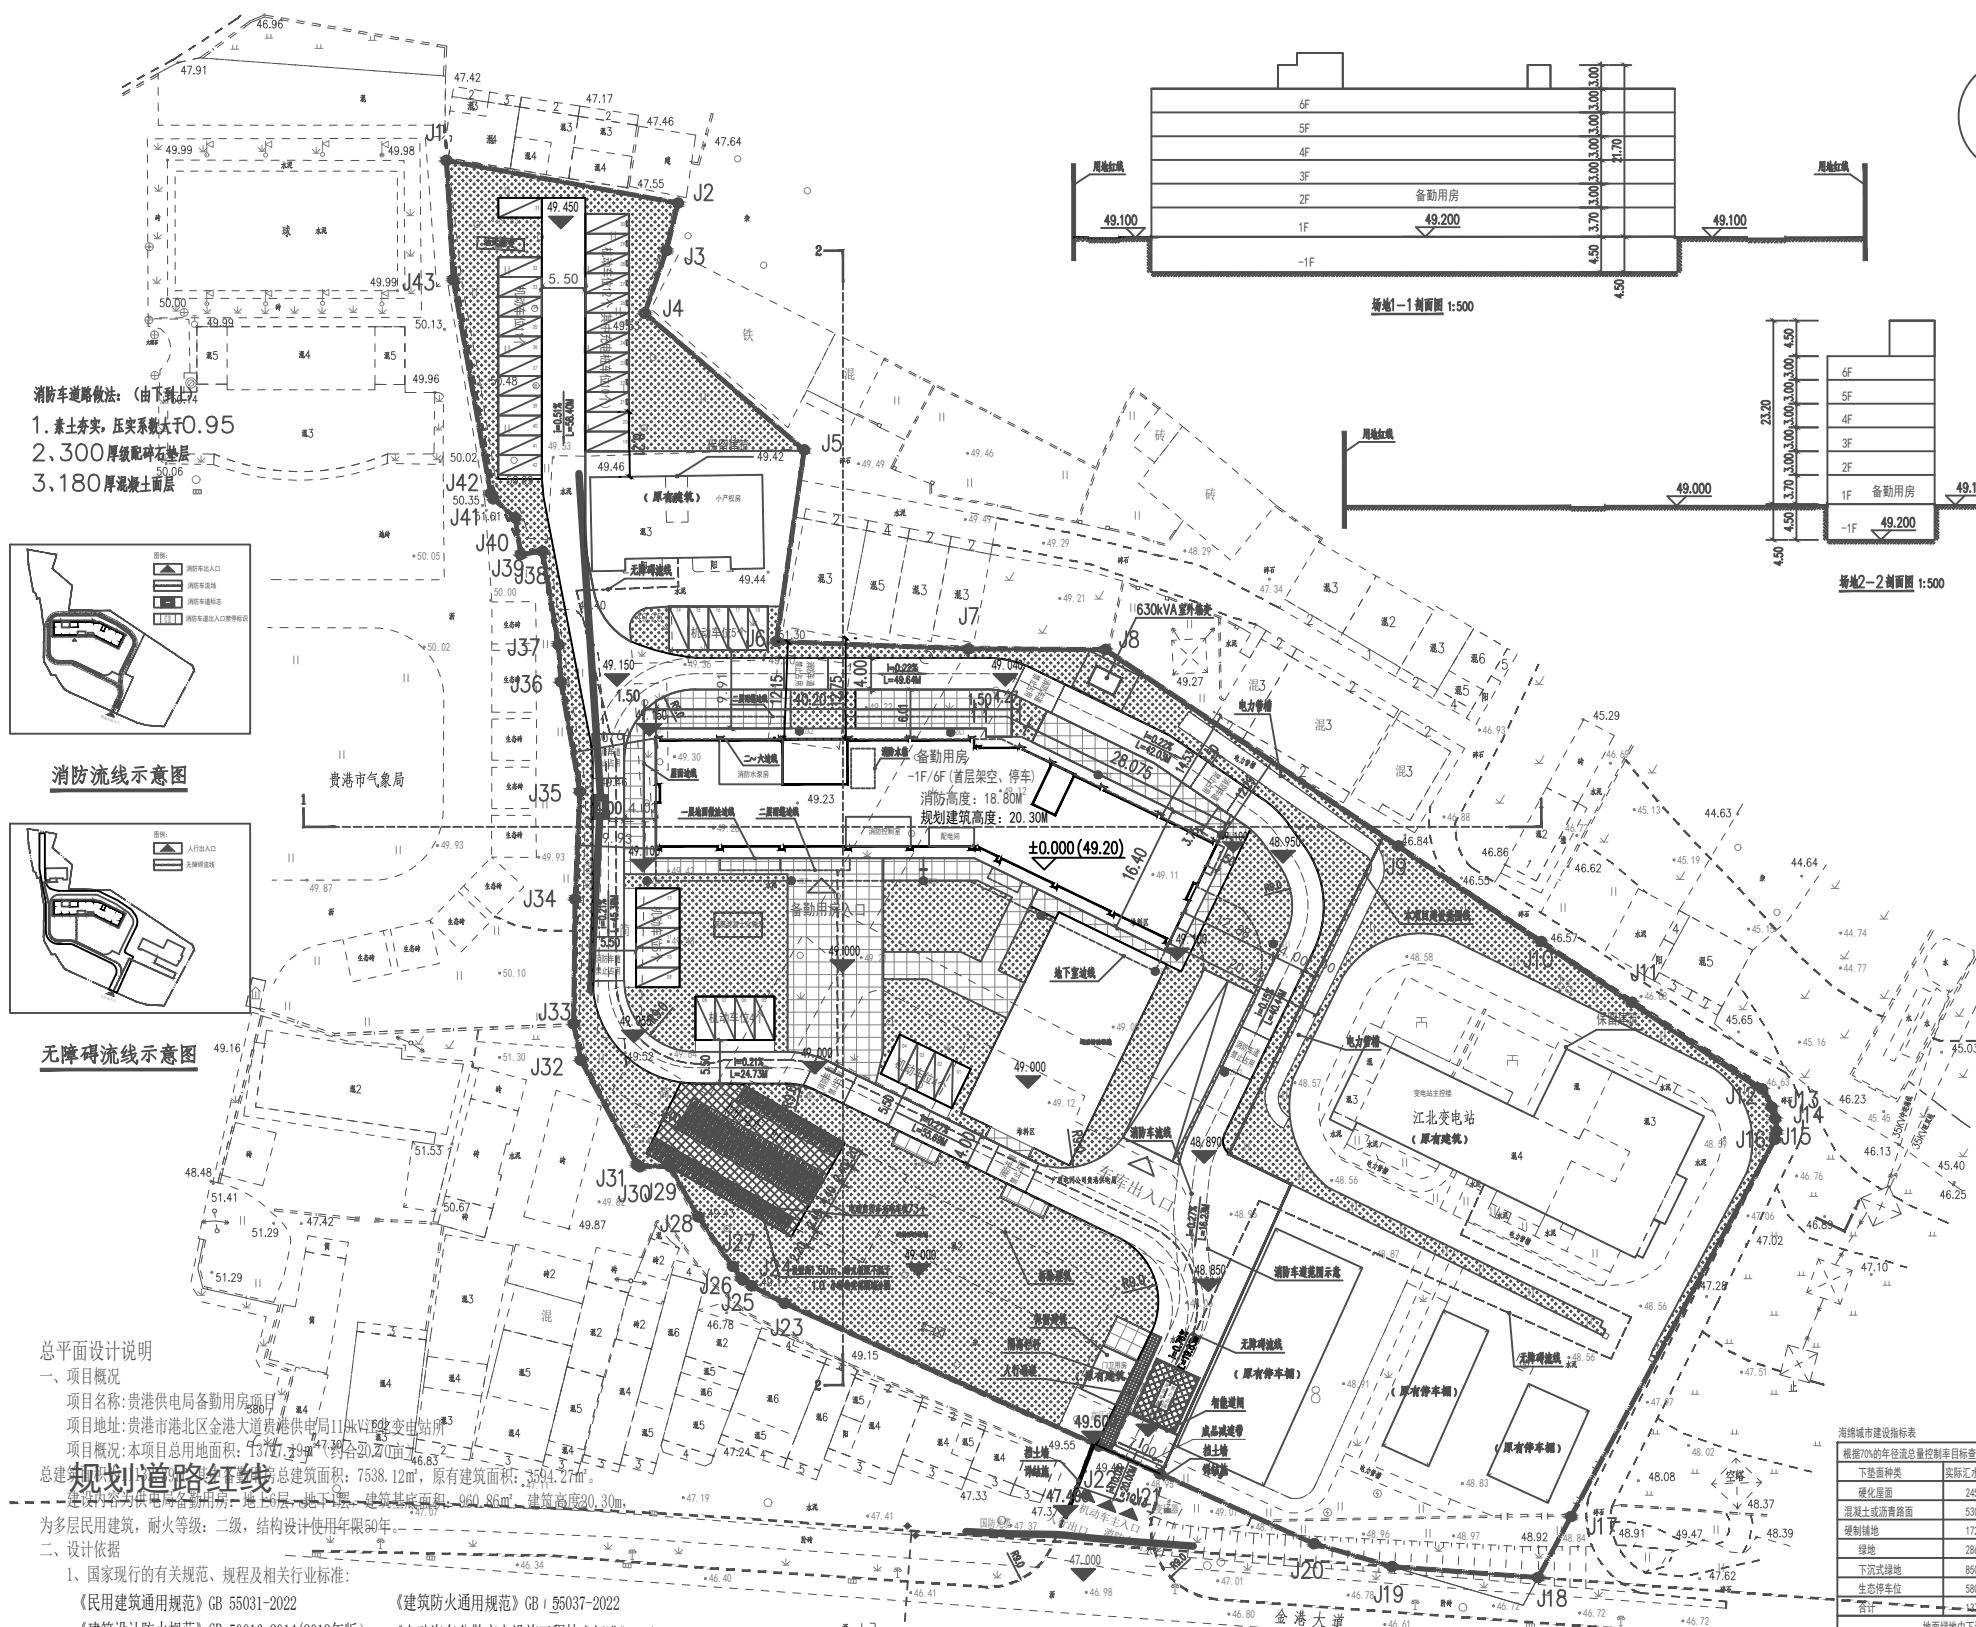

序号	名称	占地面积 (m ²)	总建筑面积 (m ²)	不计容面积 (m ²) (架空层、屋顶楼梯间、地下室)	计容面积 (m ²)	火灾危险性分类	结构类型	耐火等级	备注
①	供电局备勤用房	960.86	7538.12	2121.56	5416.56	—	框架	二级	H=20.30M

审 定	赵文春	 广西壮族自治区建筑科学研究所设计院 注册证 甲第 A145001092				
审 核	李 华					
工程负责人	赵文春		工程名称	贵港供电公司输电线路项目		
工程负责人	郑文龙					
核 核	郑文龙		设计图号			
设 计	韦守鑫	总平面图	图 号	方 案	图 号	2-01
制 制	韦守鑫		日 期	2025.09		